



3mm Arbeitsplatte

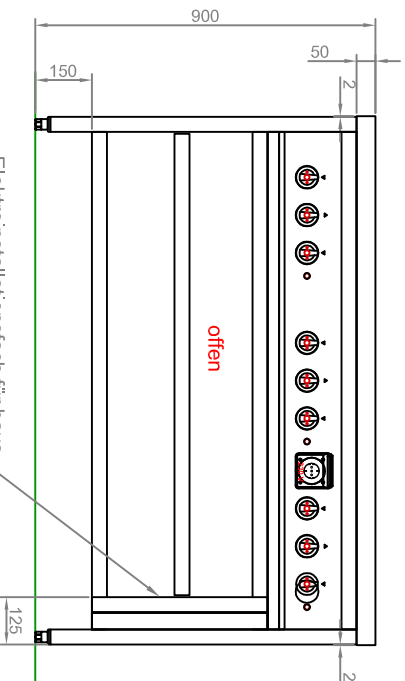

Elektroinstallationsfach für hauss.  
Anschluss 1x 400V 30Kw und  
1x 230V 3Kw Steckdose  
Innenseitenteil abschraubbar

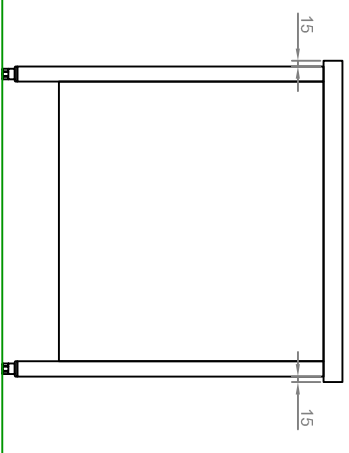

Ohne unsere Genehmigung darf diese Zeichnung weder kopiert, vervielfältigt, noch dritten Personen oder Mitbewerbern zugänglich gemacht werden (§§17,18 u. 19 UWG ).

(Verwendungsbereich)		(Zul. Abw.)	(Oberfl.)	Maßstab 1:20	(Gewicht)
				(Werkstoff Halbzeug) (Rohteil-Nr) (Modell- oder Gesenk-Nr)	
		Datum	Name	Boos Bahlingen	
		Bearb. 10.11.2022	Gerhardt		
		Gepr. Norm			
Zustf	Änderung	Datum	Name	Jung	



1220775

[Ers. f.:]

[Ers. d.:]

Blatt  
Bl.